


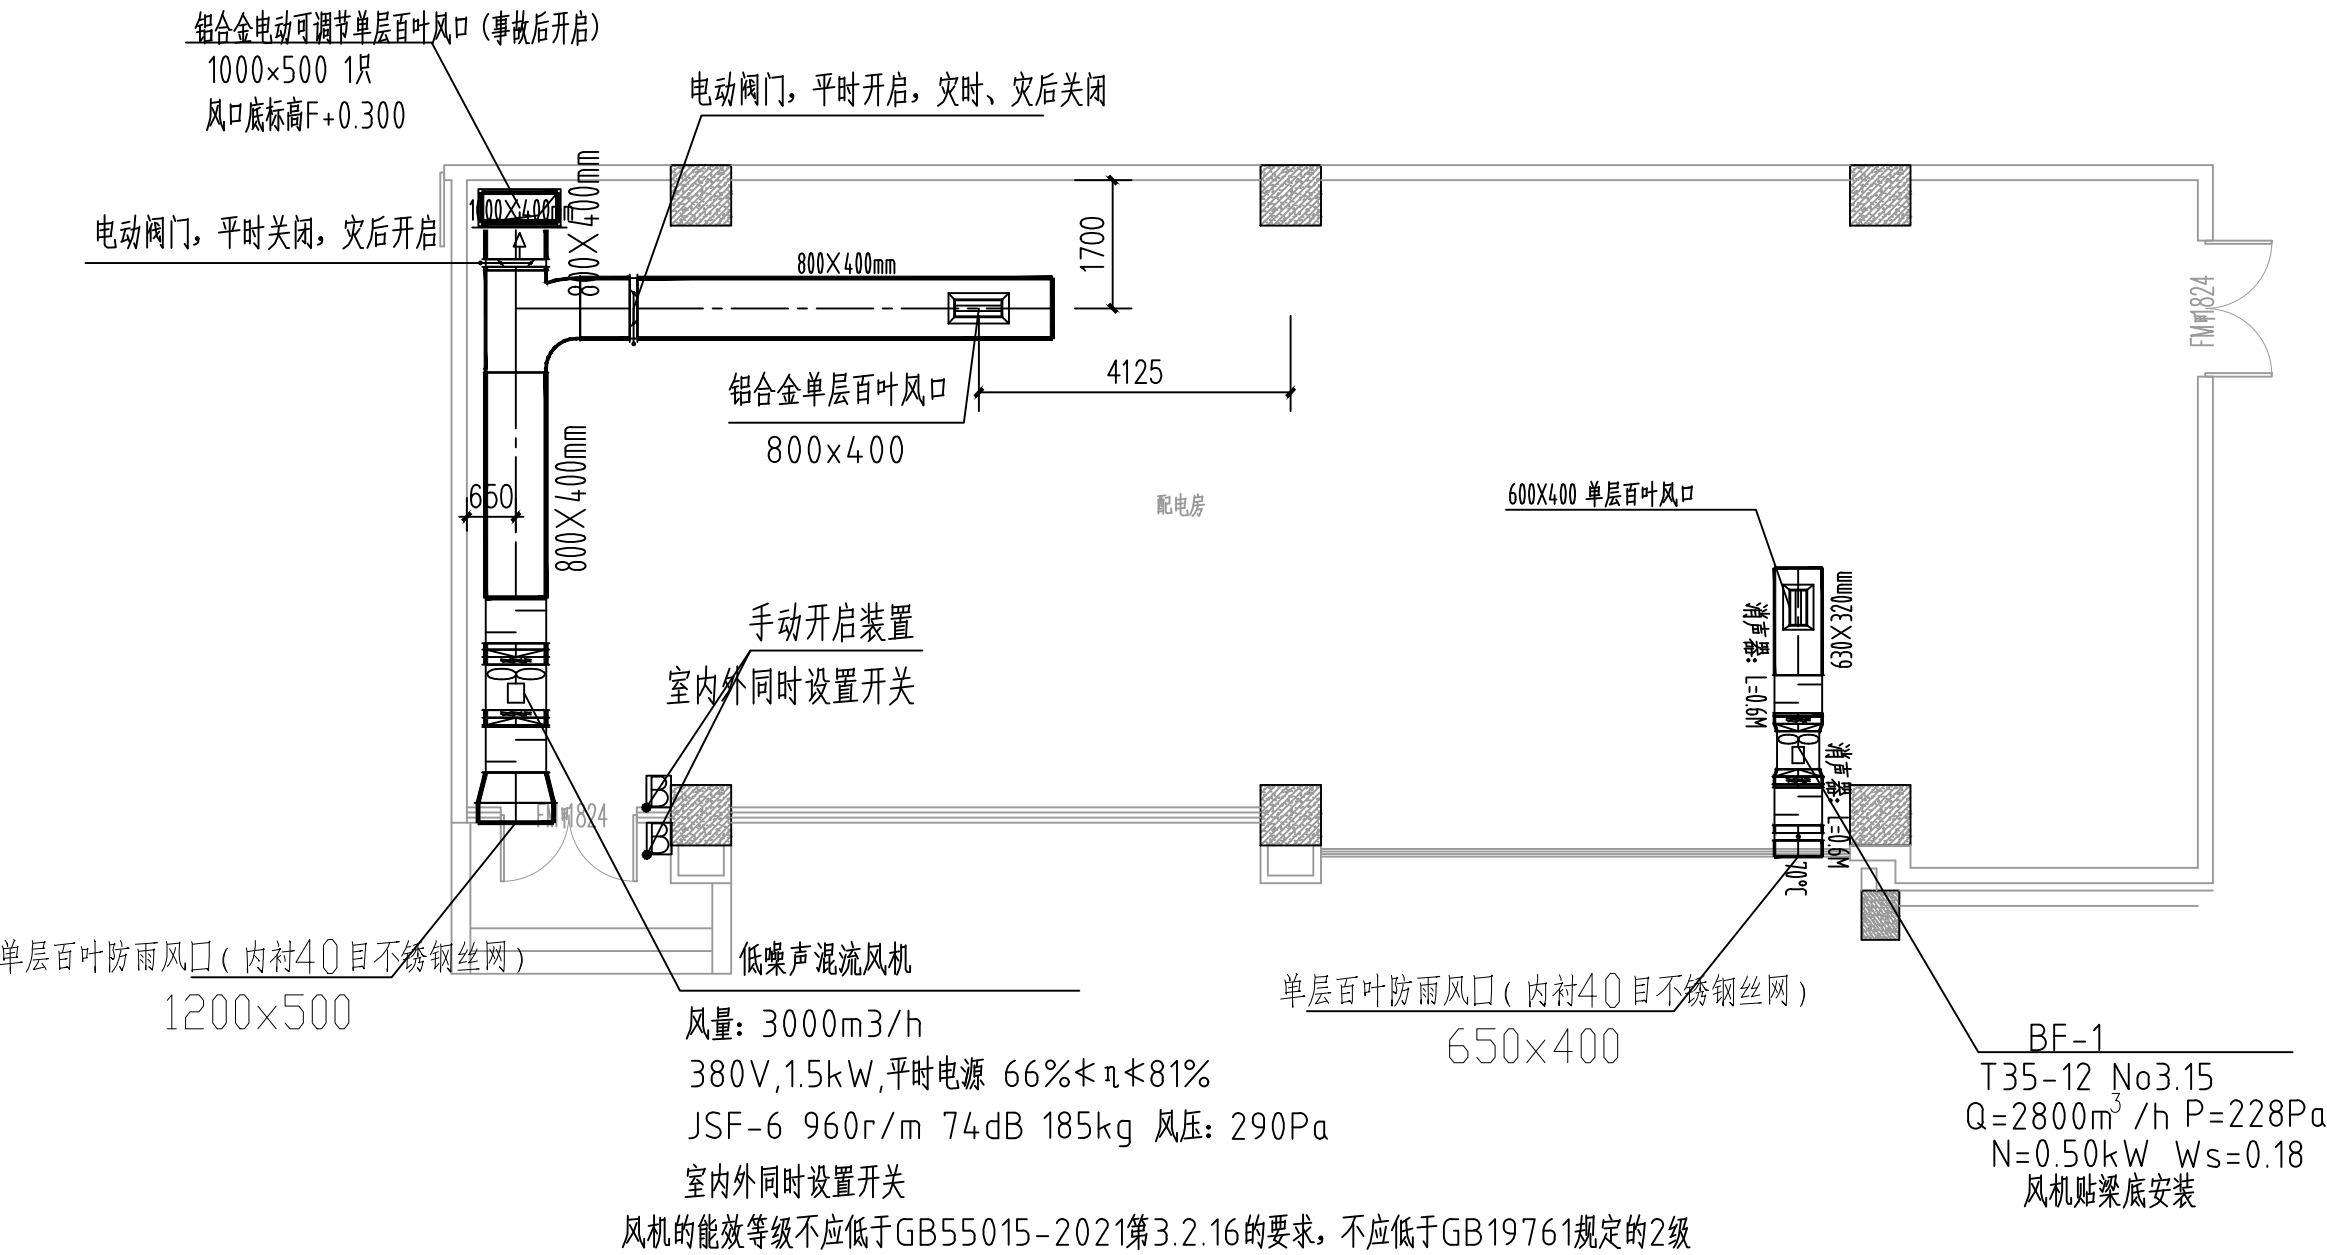

主要设备材料表

序号	名 称	规 格	单位	数量	材料	重量(公斤)		备 注
						单	总	
1	低噪声混流风机	型号 JSF-6	只	1				
	防爆风机	Q=3000m³/h	P=290Pa			N=1.5kW 66% η ≤81%		
2	低噪声混流风机		只	1				
	补风风机	Q=2800m³/h	P=228Pa			N=0.55kW		

风机的能效等级不应低于GB55015-2021第3.2.16的要求，不应低于GB19761规定的2级
具体以平面图为准

建筑设计单位:
ARCHITECTURAL DESIGN UNIT



鼎正建筑设计有限公司
DINGZHENG ARCHITECTURAL DESIGN CO., LTD.

设计证书编号 甲级 A161A02358
乙级 A261149209

企业相关资质

建筑行业	建筑工程设计	甲级
建筑行业	人防工程	乙级
风景园林	工程设计专项	乙级
市政行业	道路工程设计	乙级
市政行业	桥梁工程设计	乙级
市政行业	排水工程设计	乙级
市政行业	给水工程设计	乙级
市政行业	环境卫生工程	乙级
市政行业	热力工程	乙级
市政行业	公共交通工程设计	乙级
电力行业	新能源发电	乙级
电力行业	变电工程	乙级
电力行业	送电工程	乙级
农林行业	农业综合开发生态工程	乙级

地址：陕西省西安市阎良区凤凰路街道办事处广企孵化中心三楼
电话：029-89309660

公司图章:
COMPANY SEAL

注册执业章:
REGISTERED SEAL

设计编号: DESIGN CONTRACT NO.		
建设单位: CLIENT	安徽医科大学	
项目: PROJECT NAME	安徽医科大学铜陵路校区教学楼 及配电房消防维修改造工程	
子项目: SUBPROJECT NAME	安徽医科大学铜陵路校区教学楼 及配电房消防维修改造工程	
图名: DRAWING TITLE	配电房平面布置图 材料表	
项目总负责人 PROJECT DIRECTOR	张利霞	张利霞
专业负责人 DISCIPLINE RESPONSIBLE BY	刘海钢	刘海钢
审定人 APPROVED BY	张利霞	张利霞
审核人 REVIEW BY	刘海钢	刘海钢
校对人 CHECKED BY	李开娟	李开娟
设计人 DESIGNED BY	井 敏	井 敏
专业: STATUS	暖通	设计阶段: DESIGN PHASE 施工图
比例: SCALE	1:100	版本号: FILE NAME 第一版
日期: DATE	2026.06	图号: DRAWING NO. 暖施- 04