



ALBD

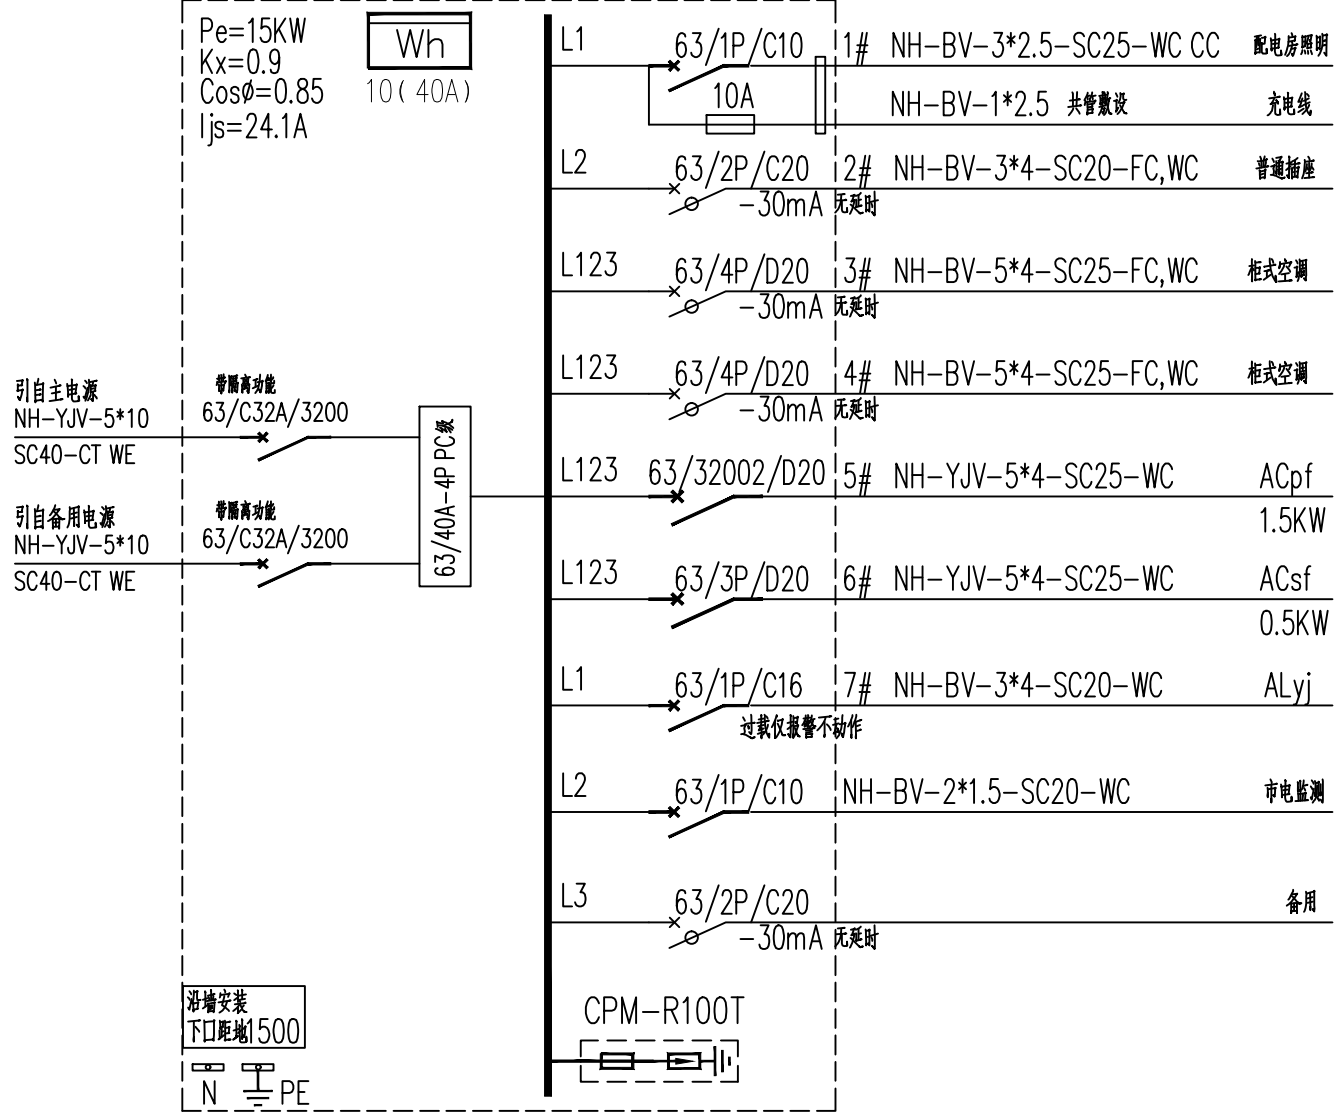

注：设备厂家二次深化设计


ACpf

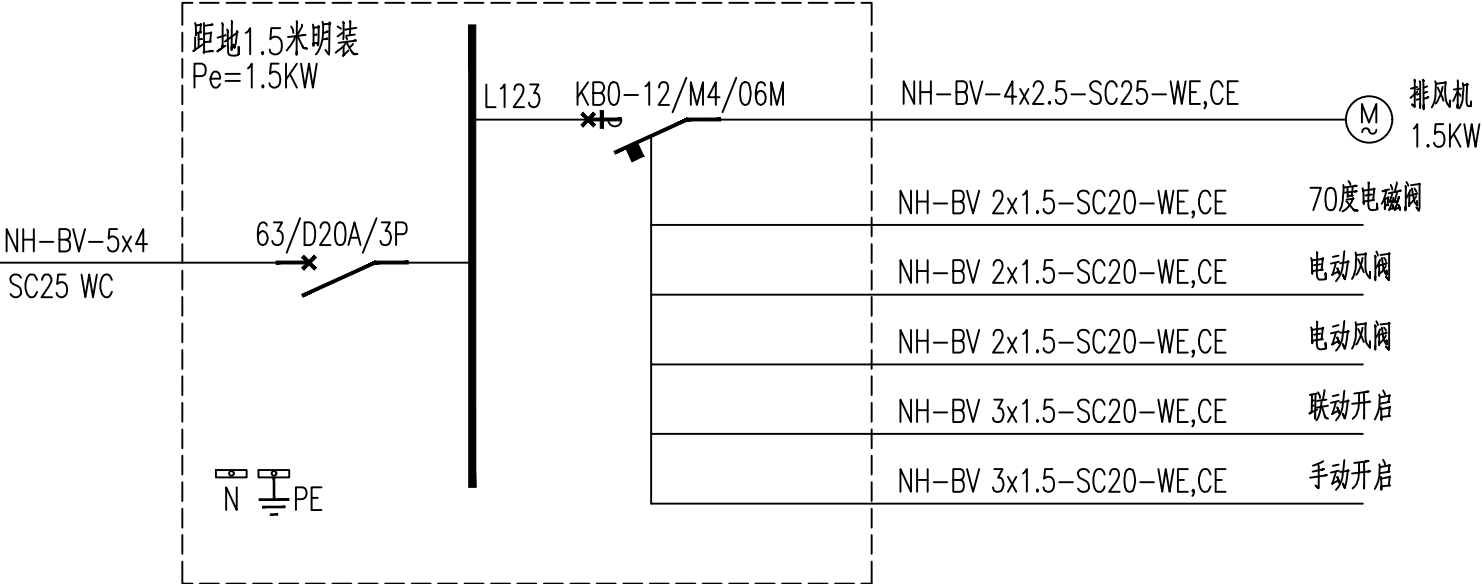

1、风机就地手动控制，二次控制原理图参见 16D303-2 P95,96


2、下口距地1500mm明装。

ACsf

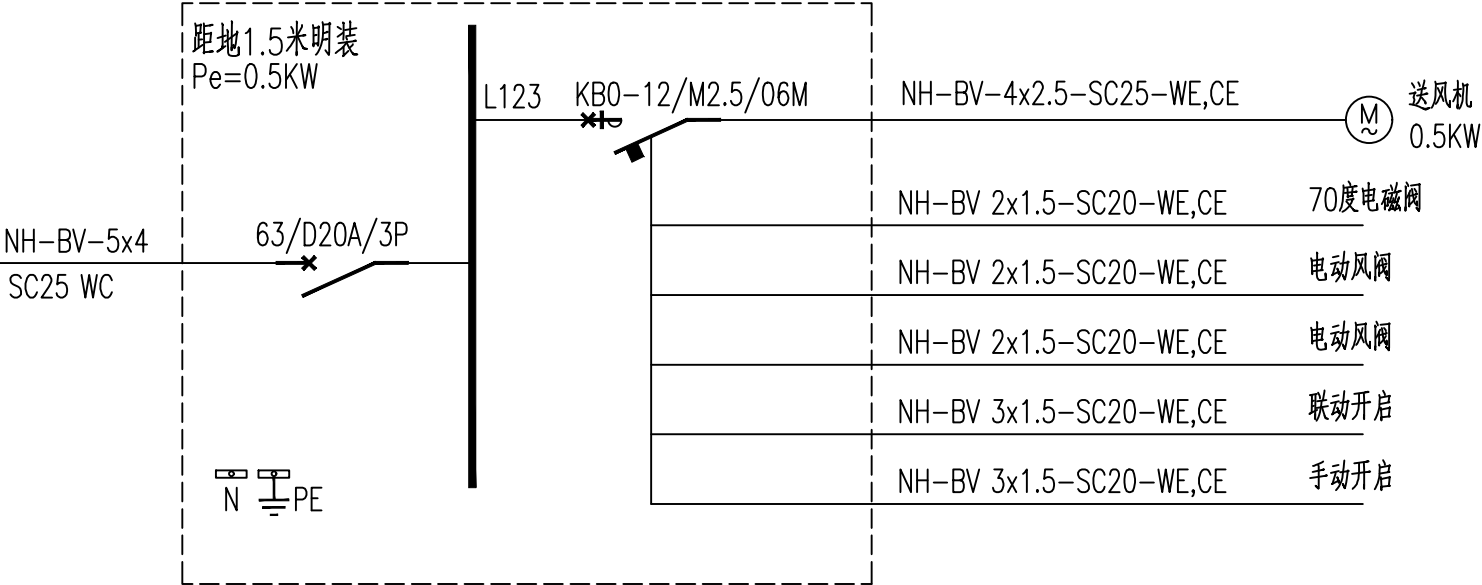


1、风机就地手动控制，二次控制原理图参见 16D303-2 P95,96

2、下口距地1500mm明装。

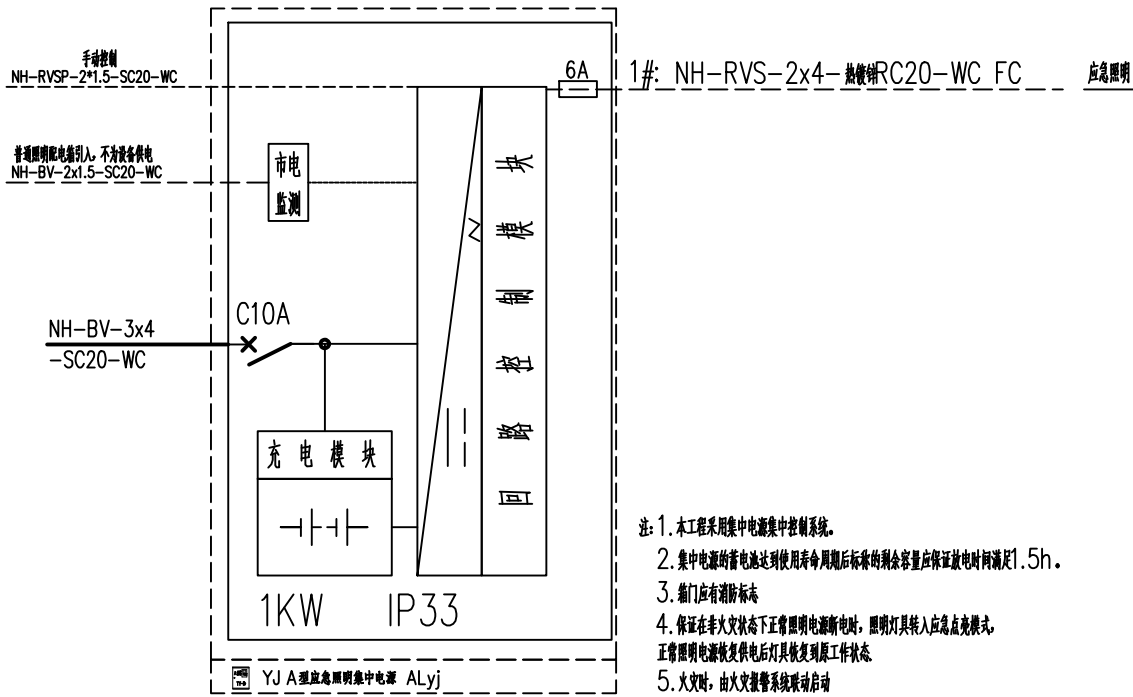

建筑设计单位：

ARCHITECTURAL DESIGN UNIT

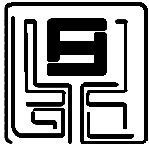

鼎正建筑设计有限公司  
DINGZHENG ARCHITECTURAL DESIGN CO., LTD.

设计证书编号 甲级 A161A02358  
乙级 A261149209

企业相关资质

|      |            |    |
|------|------------|----|
| 建筑行业 | 建筑工程设计     | 甲级 |
| 建筑行业 | 人防工程       | 乙级 |
| 风景园林 | 工程设计专项     | 乙级 |
| 市政行业 | 道路工程设计     | 乙级 |
| 市政行业 | 桥梁工程设计     | 乙级 |
| 市政行业 | 排水工程设计     | 乙级 |
| 市政行业 | 给水工程设计     | 乙级 |
| 市政行业 | 环境卫生工程     | 乙级 |
| 市政行业 | 热力工程       | 乙级 |
| 市政行业 | 公共交通工程设计   | 乙级 |
| 电力行业 | 新能源发电      | 乙级 |
| 电力行业 | 变电工程       | 乙级 |
| 电力行业 | 输电工程       | 乙级 |
| 农林行业 | 农业综合开发生态工程 | 乙级 |

地址：陕西省西安市阎良区凤凰路街道办通广企业孵化中心二楼

电话：029-89309660

公司图章：

COMPANY SEAL

注册执业章：

REGISTERED SEAL

|        |                                            |        |
|--------|--------------------------------------------|--------|
| 设计编号：  | DESIGN CONTRACT NO.                        |        |
| 建设单位：  | CLIENT 安徽医科大学                              |        |
| 项目：    | PROJECT NAME 安徽医科大学铜陵路校区教学楼及配电房消防维修改造工程    |        |
| 子项目：   | SUBPROJECT NAME 安徽医科大学铜陵路校区教学楼及配电房消防维修改造工程 |        |
| 图名：    | DRAWING TITLE 系统图                          |        |
| 项目总负责人 | PROJECT DIRECTOR 张利霞                       | 张利霞    |
| 专业负责人  | DISCIPLINE RESPONSIBLE BY 齐凤山              | 齐凤山    |
| 审定人    | APPROVED BY 张利霞                            | 张利霞    |
| 审核人    | REVIEW BY 齐凤山                              | 齐凤山    |
| 校对人    | CHECKED BY 张永刚                             | 张永刚    |
| 设计人    | DESIGNED BY 徐 丹                            | 徐 丹    |
| 专业：    | STATUS 电气                                  | 设计阶段：  |
| 比例：    | SCALE 1:100                                | 版本号：   |
| 日期：    | DATE 2026.06                               | 图号：    |
|        |                                            | 电施- 03 |