



设计证书编号 甲级 A161A02358
乙级 A261149209

企业相关资质

建筑行业	建筑工程设计	甲级
建筑行业	人防工程	乙级
风景园林工程设计专项		乙级
市政行业	道路工程设计	乙级
市政行业	桥梁工程设计	乙级
市政行业	排水工程设计	乙级
市政行业	给水工程设计	乙级
市政行业	环境卫生工程	乙级
市政行业	热力工程	乙级
市政行业	公共交通工程设计	乙级
电力行业	新能源发电	乙级
电力行业	变电工程	乙级
电力行业	送电工程	乙级
农林行业	农业综合开发生态工程	乙级

公司图章：
COMPANY SEAL

注册执业章:
REGISTERED SEAL

设计编号:

DESIGN CONTRACT NO.

建设单位

安徽医科大学

项目:

安徽医科大学铜陵路校区教学材料

PROJECT NAME

及配电房消防维修改造工程

子项目:

安徽医科大学铜陵路校区教学材料

FIG. 4.

改配电房消防维修改造工程

DRAWING TITLE

配电平面图、照明平面图

项目总负责

主 要 部 分	2.1 和 西
---------	---------

PROJECT DIRECTOR

印刷版	印刷版

DISCIPLINE RE

齐凤山 | 齐凤山

审定人

张利雷 张利雷

审核人

	17
--	----

REVIEW BY

D. J. J.

开风山	开风山
-----	-----

CHECKED BY

张永刚 | 张永刚

设计人

徐 丹	徐丹
-----	----

主業:	
-----	--

设计阶段:	3.4.1.1 设计阶段
-------	--------------

STATUS	
--------	--


SIGN PHASE	施工区
------------	-----

SCALE


第一版

日期:

号:	申施- 04
----	--------

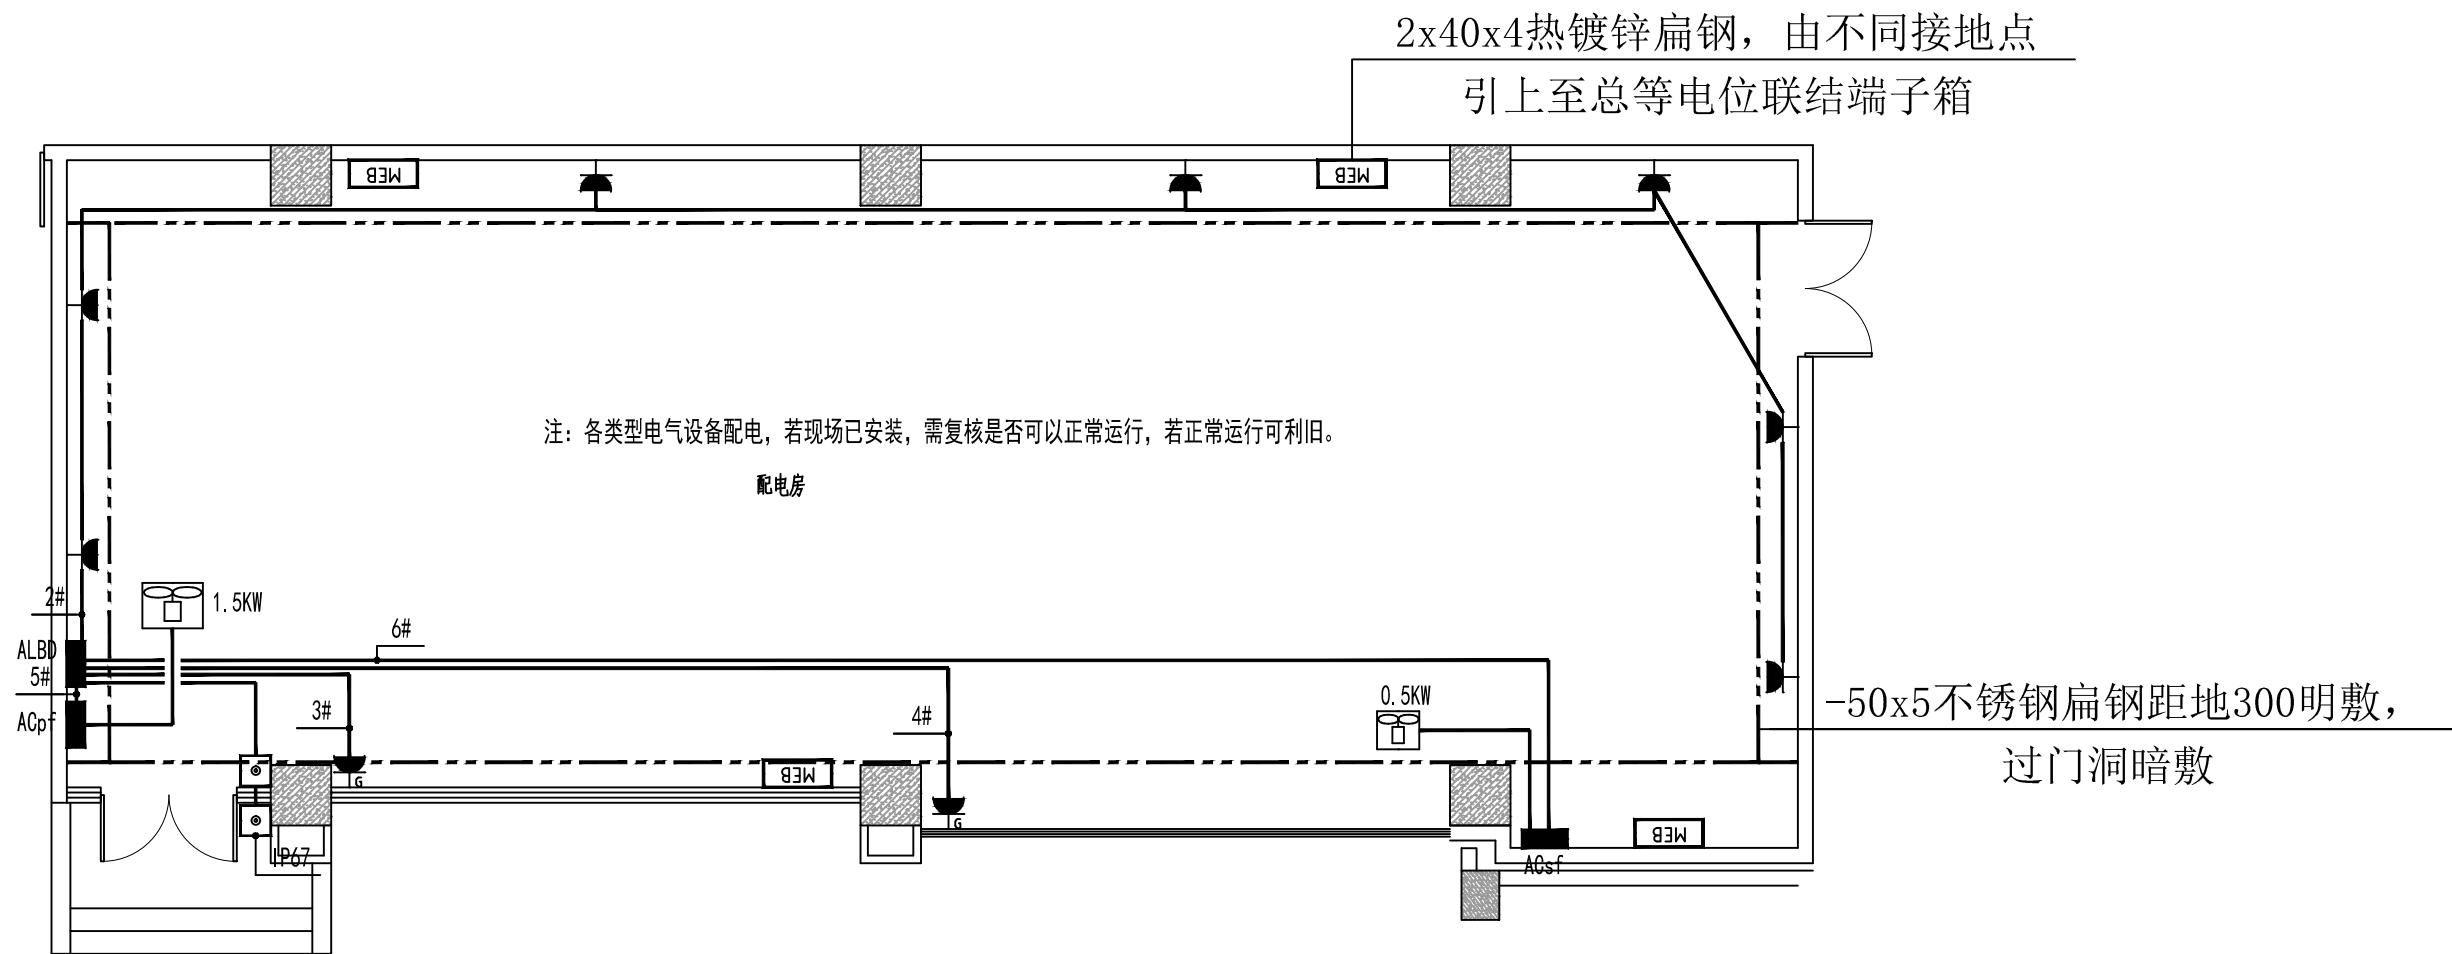

配电平面图 1:100

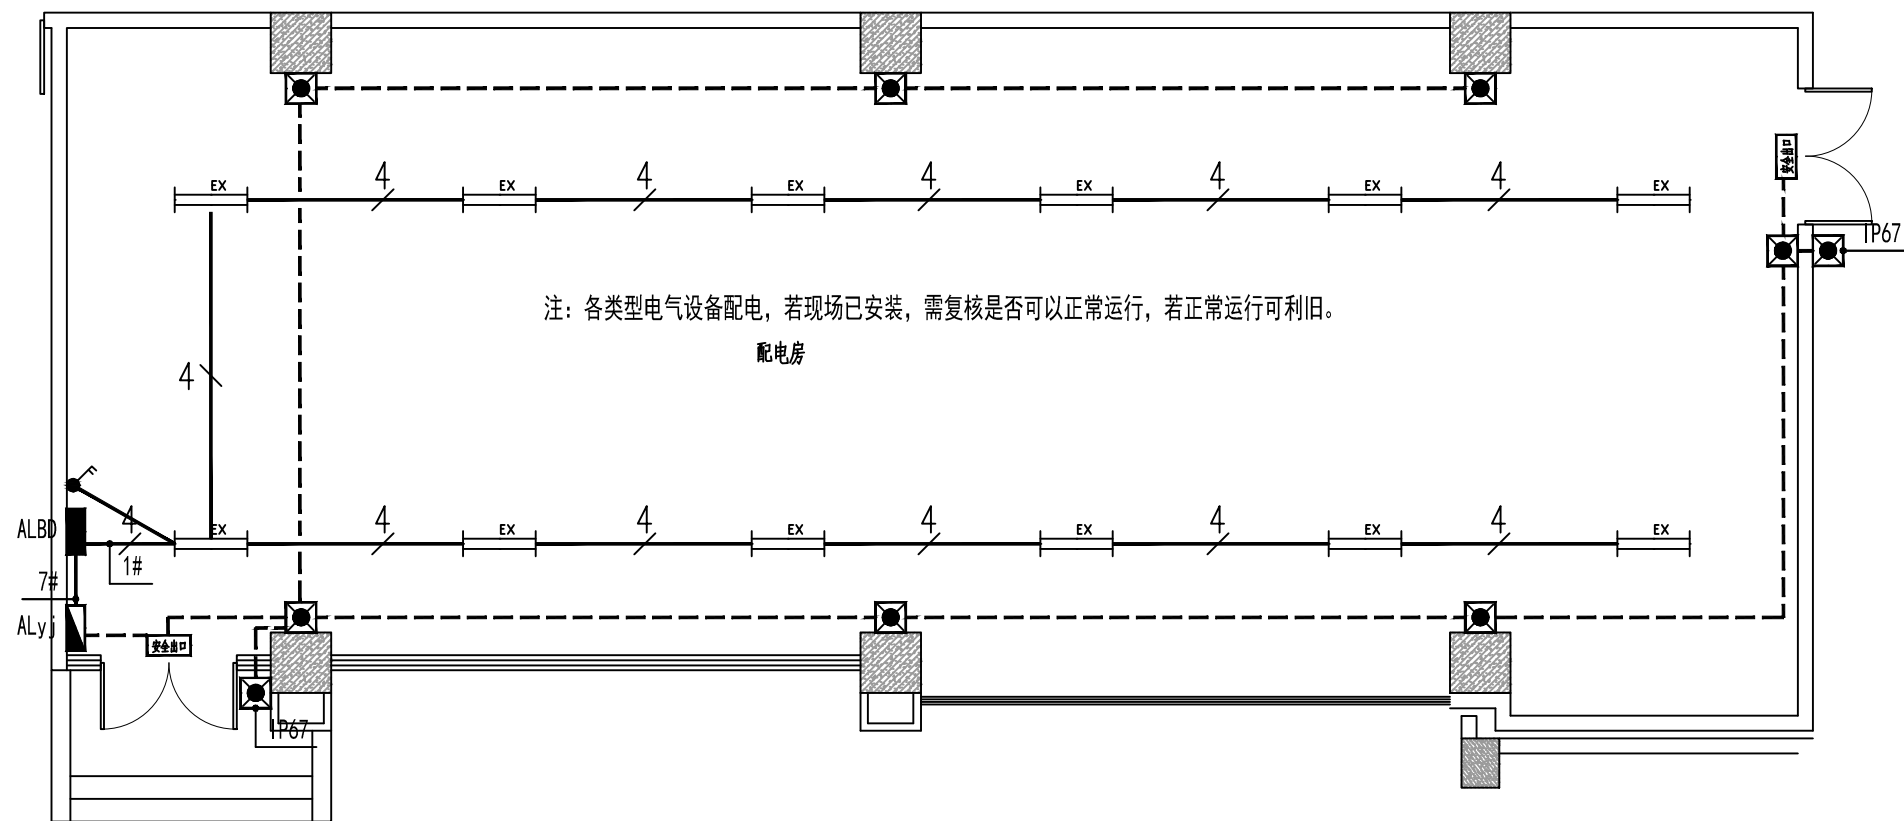

照明平面图 1:100